



Prospetto Nord

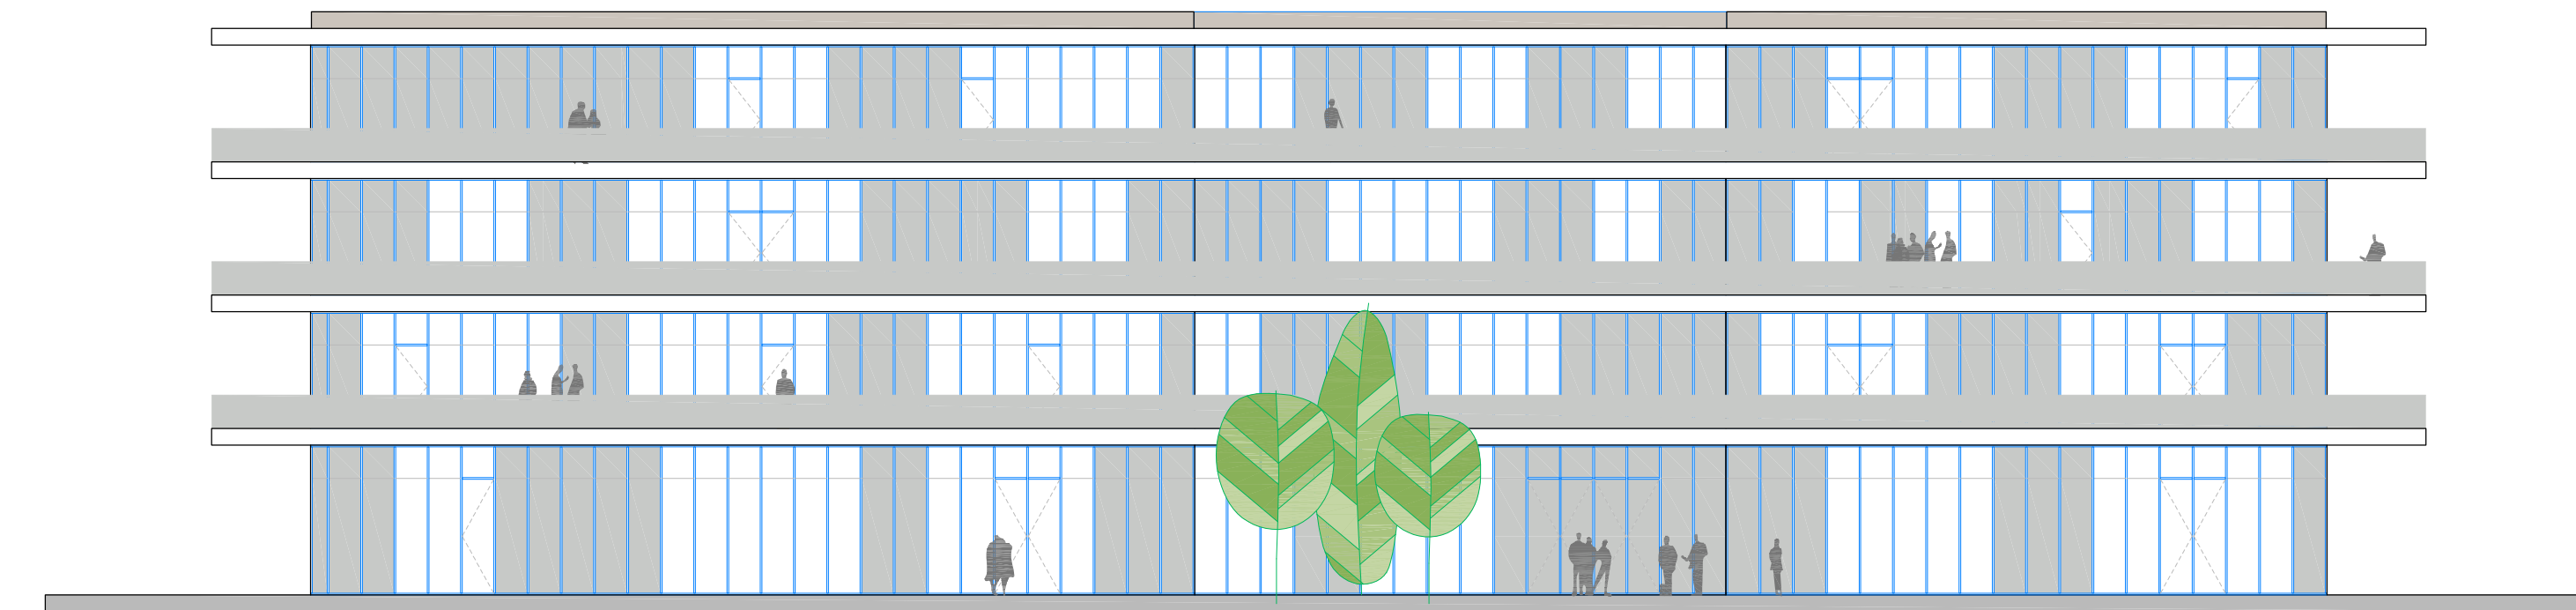

Prospetto Sud

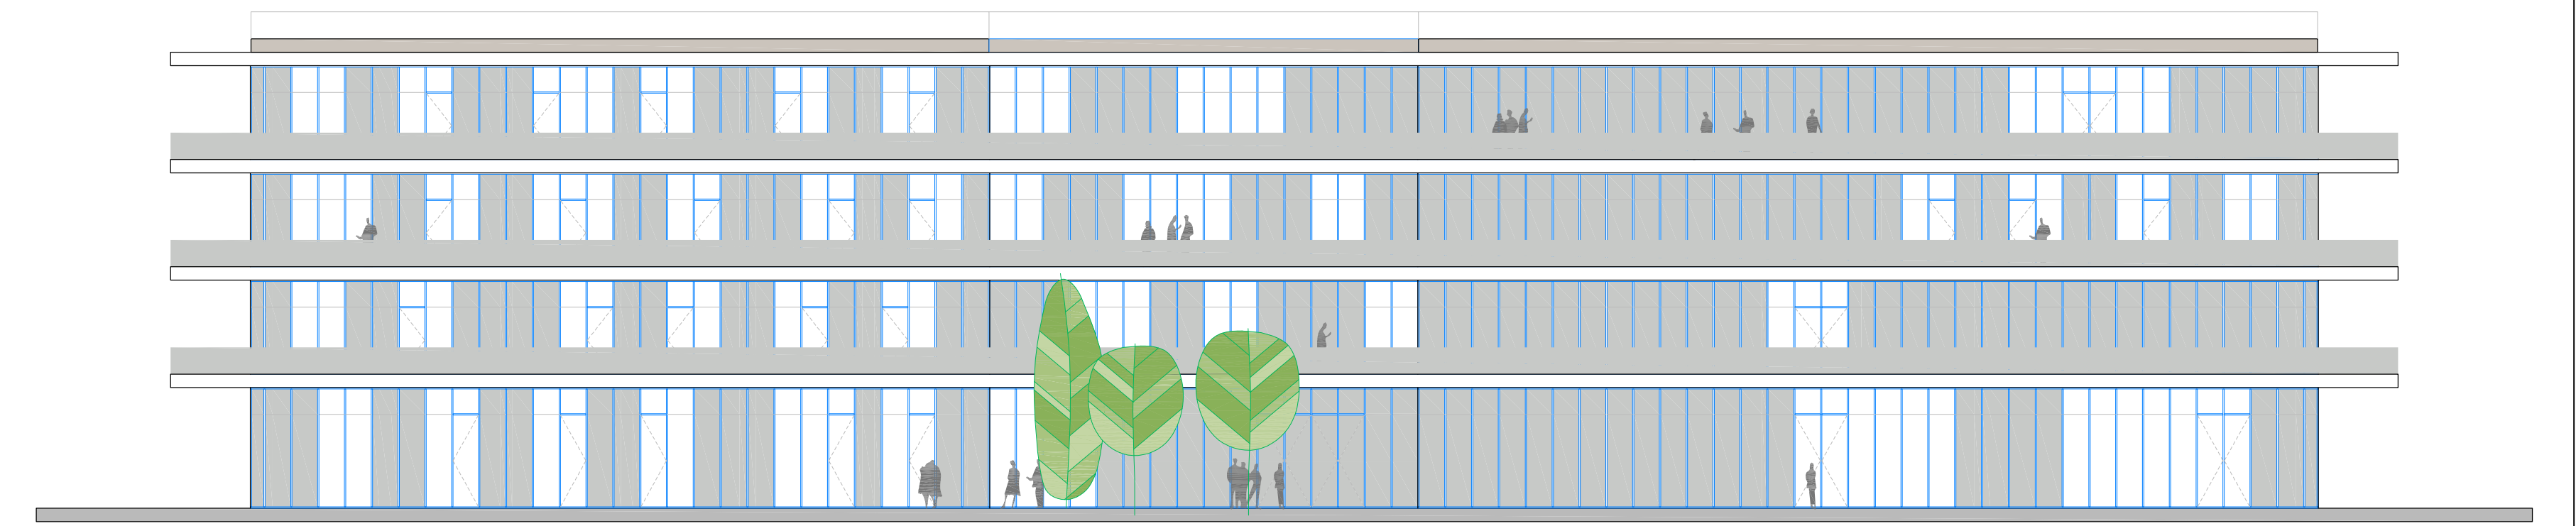

Prospetto Ovest



Prospetto Est

Proposta di realizzazione di un Comparto Produttivo Agroalimentare tra Emilia Wine s.c.a. e PreGel s.p.a. mediante Accordo di Programma in variante alla pianificazione territoriale ed urbanistica ai sensi degli artt. 59 e 60 della L.R. 24 / 2017 In via 11 settembre 2001, Arceto di Scandiano (RE)

PROGETTO DEFINITIVO

- Proponenti:**  
Lares Srl  
via E. Comparoni, 64 - 42122 Gavasseto, Reggio Emilia
- Progetto urbanistico, architettonico, infrastrutturale e coordinamento generale:**  
**Andrea Oliva architetto**  
via L. Ariosto 17 - 42121 Reggio Emilia  
tel 0522 1713846 - info@olivaarchitettura.it  
ing. Giacomo Fabbi, arch. Luca Paroli,  
arch. Luca Paroli, arch. Marinella Soliani
- Progetto Strutturale:**  
**Studio Tecnico Associato Abaton**  
viale Martiri della Libertà 16 - 42019 Scandiano (RE)  
ing. Sergio Spallanzani
- Progetto Impianti Elettrici e Speciali:**  
**Eta Studio Srl**  
via F. Cassoli 12 - 42123 Reggio Emilia  
p.l. Fabrizio Costoli, p.l. Claudio Villa
- Progetto Impianti Meccanici e Idrici antincendio:**  
**MBI Energie Srl**  
via degli Artigiani 27 - 42019 Scandiano (RE)  
ing. Federico Mattioli
- Progetto Prevenzione Incendi, Sicurezza in fase di Progettazione e Rapporto Ambientale VAS:**  
**SIL engineering Srl**  
via Aristotele 4 - 42122 Reggio Emilia  
PREV. INCENDI: p.l. Massimo Sambuchi, ing. Andrea Prampolini  
SICUREZZA: p.l. Massimo Sambuchi  
AMBIENTE: dott. Manuele Salsi
- UR PROGETTO URBANISTICO
  - AR PROGETTO ARCHITETTONICO
  - IN PROGETTO INFRASTRUTTURALE
  - ST PROGETTO STRUTTURALE
  - IE PROGETTO IMPIANTI ELETTRICI E SPECIALI
  - IM PROGETTO IMPIANTI MECCANICI
  - IA PROGETTO IMPIANTI IDRICI ANTINCENDIO
  - VF PROGETTO PREVENZIONE INCENDI
  - SIC PROGETTO SICUREZZA
  - VAS RAPPORTO AMBIENTALE VAS

oggetto: **PROSPETTI E SEZIONI  
PREGEL HEADQUARTER E INTERNATIONAL TRAINING CENTER**

scala: 1:200


revisione: 0

data: settembre 2018




VF.SP.03


Impianto autorizzato in conformità alle indicazioni delle circoscrizioni DCPREV n. 1324 del 7 febbraio 2012 e DCPREV 6334 del 4 maggio 2012

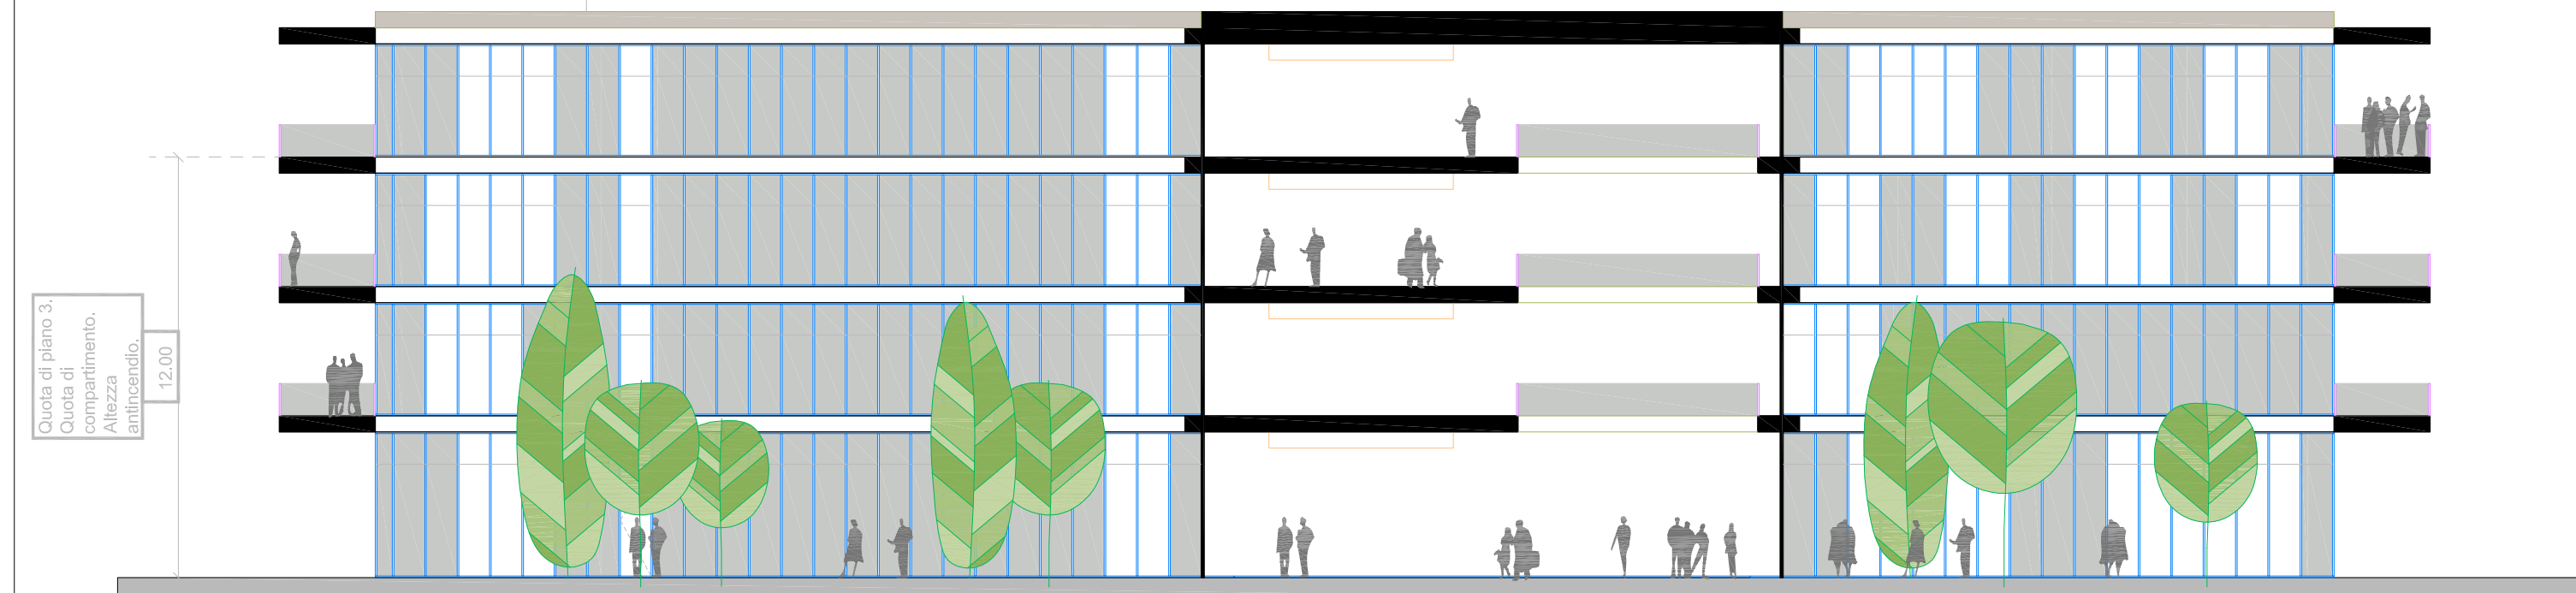


Sezione A-A'

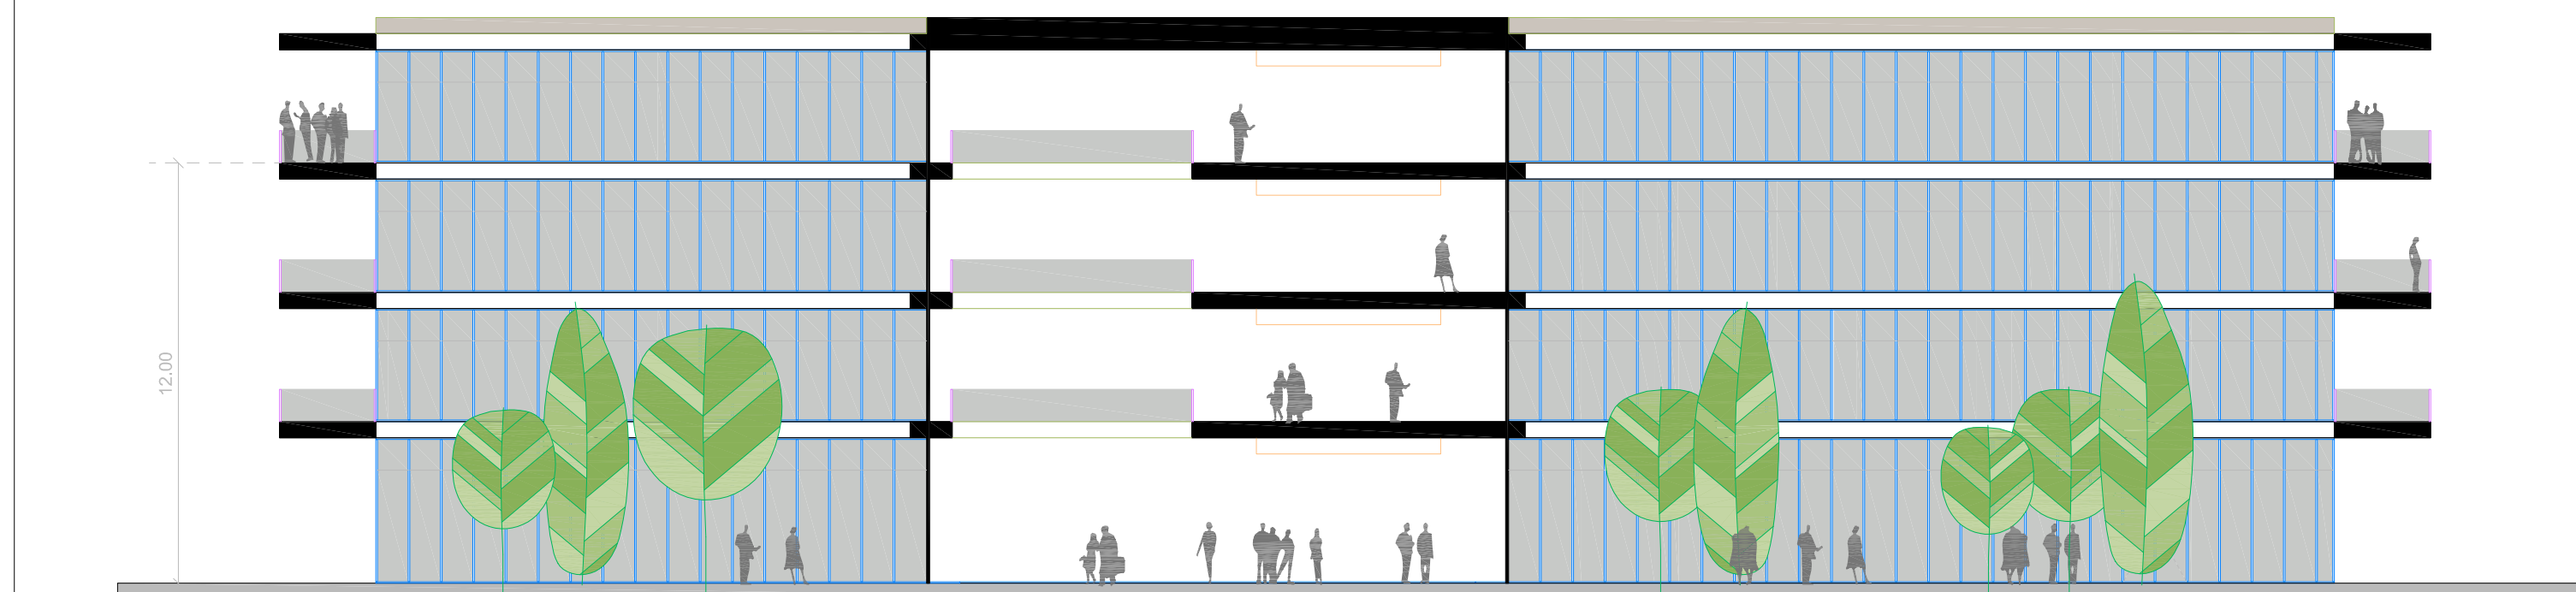

Sezione B-B'

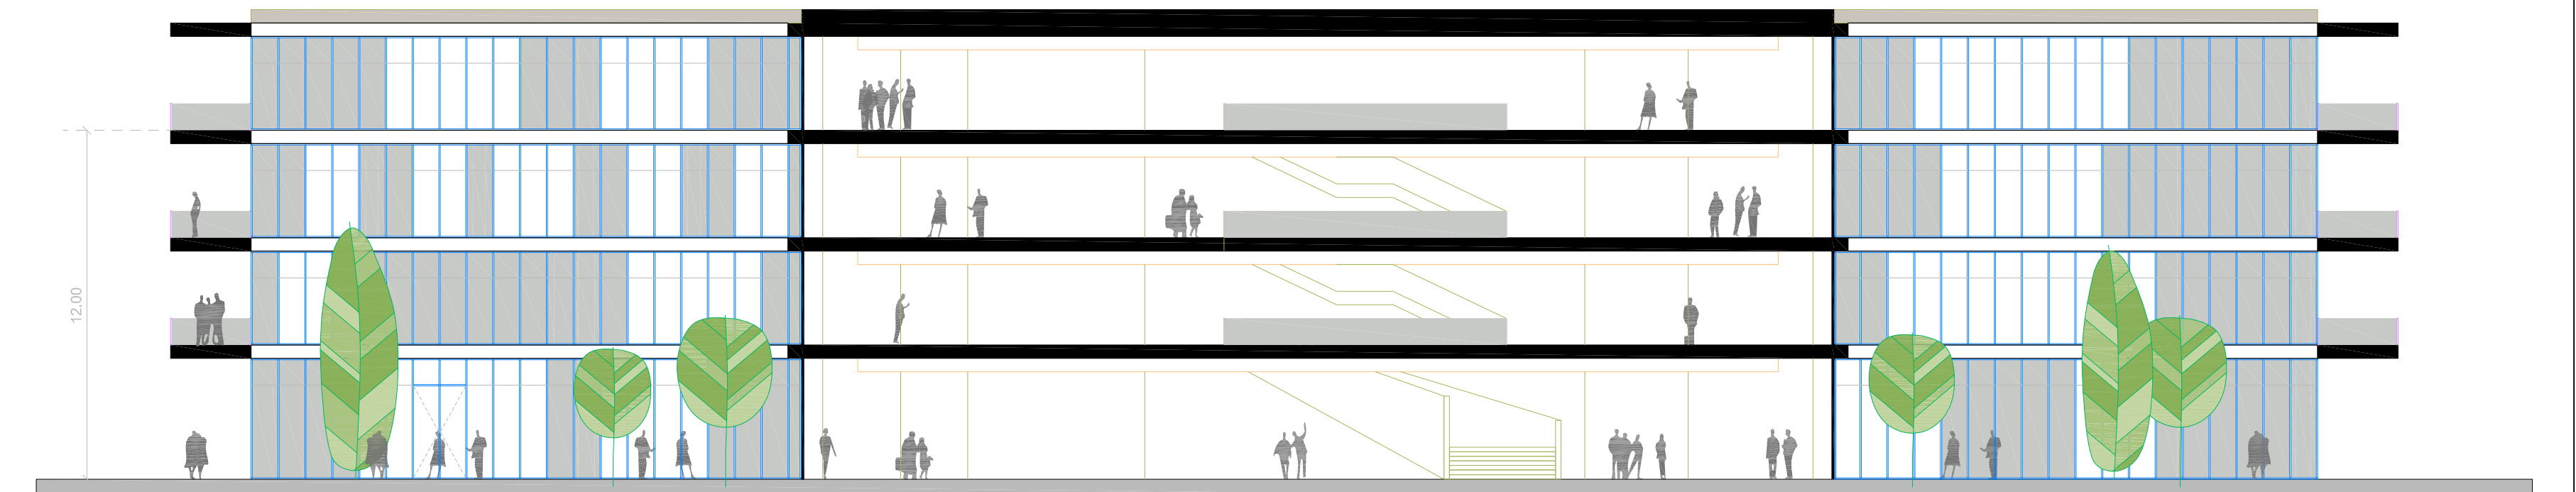

Sezione C-C'

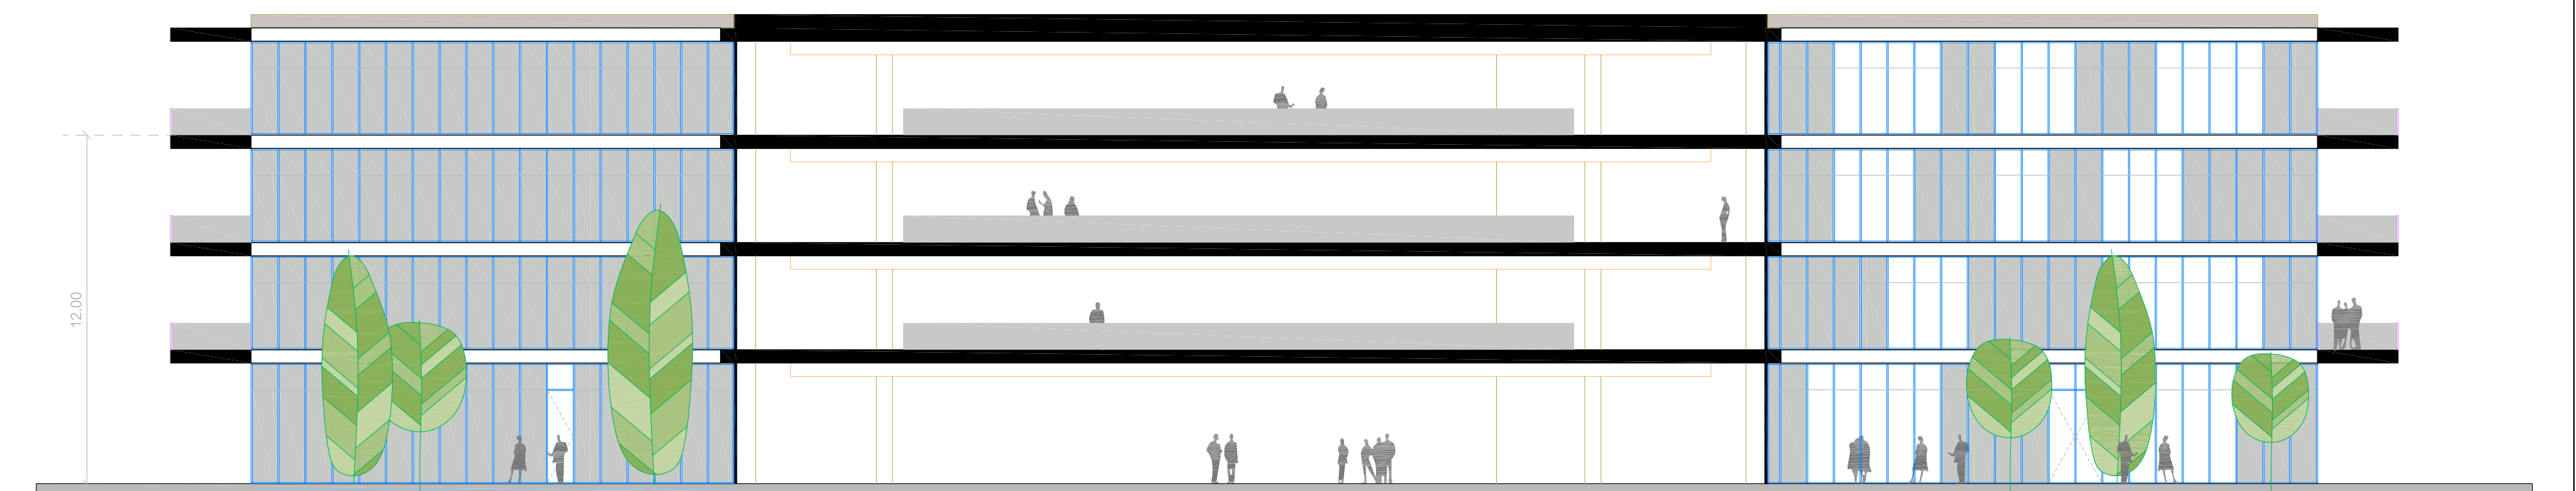

Sezione D-D'